 





**PROJEKT ZAGOSPODAROWANIA TERENU**  
 - skala 1:50 -  
 Budowa Kompleksu Boisk Sportowych przy Zespole Szkół Ogólnokształcących i Zawodowych im. J. Iwaszkiewicza w Ciechanowcu działka nr 3032

**Instalacja elektryczna oświetlenia boisk sportowych**


**LEGENDA**

-  kabel energetyczny nN-0,4kV typu YKY 3x6mm<sup>2</sup>
-  rozdzielnia oświetleniowa boisk sportowych
-  słup oświetleniowy z dwoma naswietlaczami, h=9m
-  słup oświetleniowy z czterema naswietlaczami, h=9m

**NUMERACJA SŁUPÓW I OPRAW:**

1. Słup nr SO1 - projektor nr 1,2
2. Słup nr SO2 - projektor nr 3,4
3. Słup nr SO3 - projektor nr 5,6,7,8
4. Słup nr SO4 - projektor nr 15,16
5. Słup nr SO5 - projektor nr 13,14
6. Słup nr SO6 - projektor nr 9,10,11,12
7. Słup nr SO7 - projektor nr 17,18
8. Słup nr SO8 - projektor nr 19,20
9. Słup nr SO9 - projektor nr 21,22
10. Słup nr SO10 - projektor nr 23,24

Słup nr SO1,2,3,4,5,6 - projektor HI-T 400W  
 Słup nr SO7,8,9,10 - projektor HI-T 250W

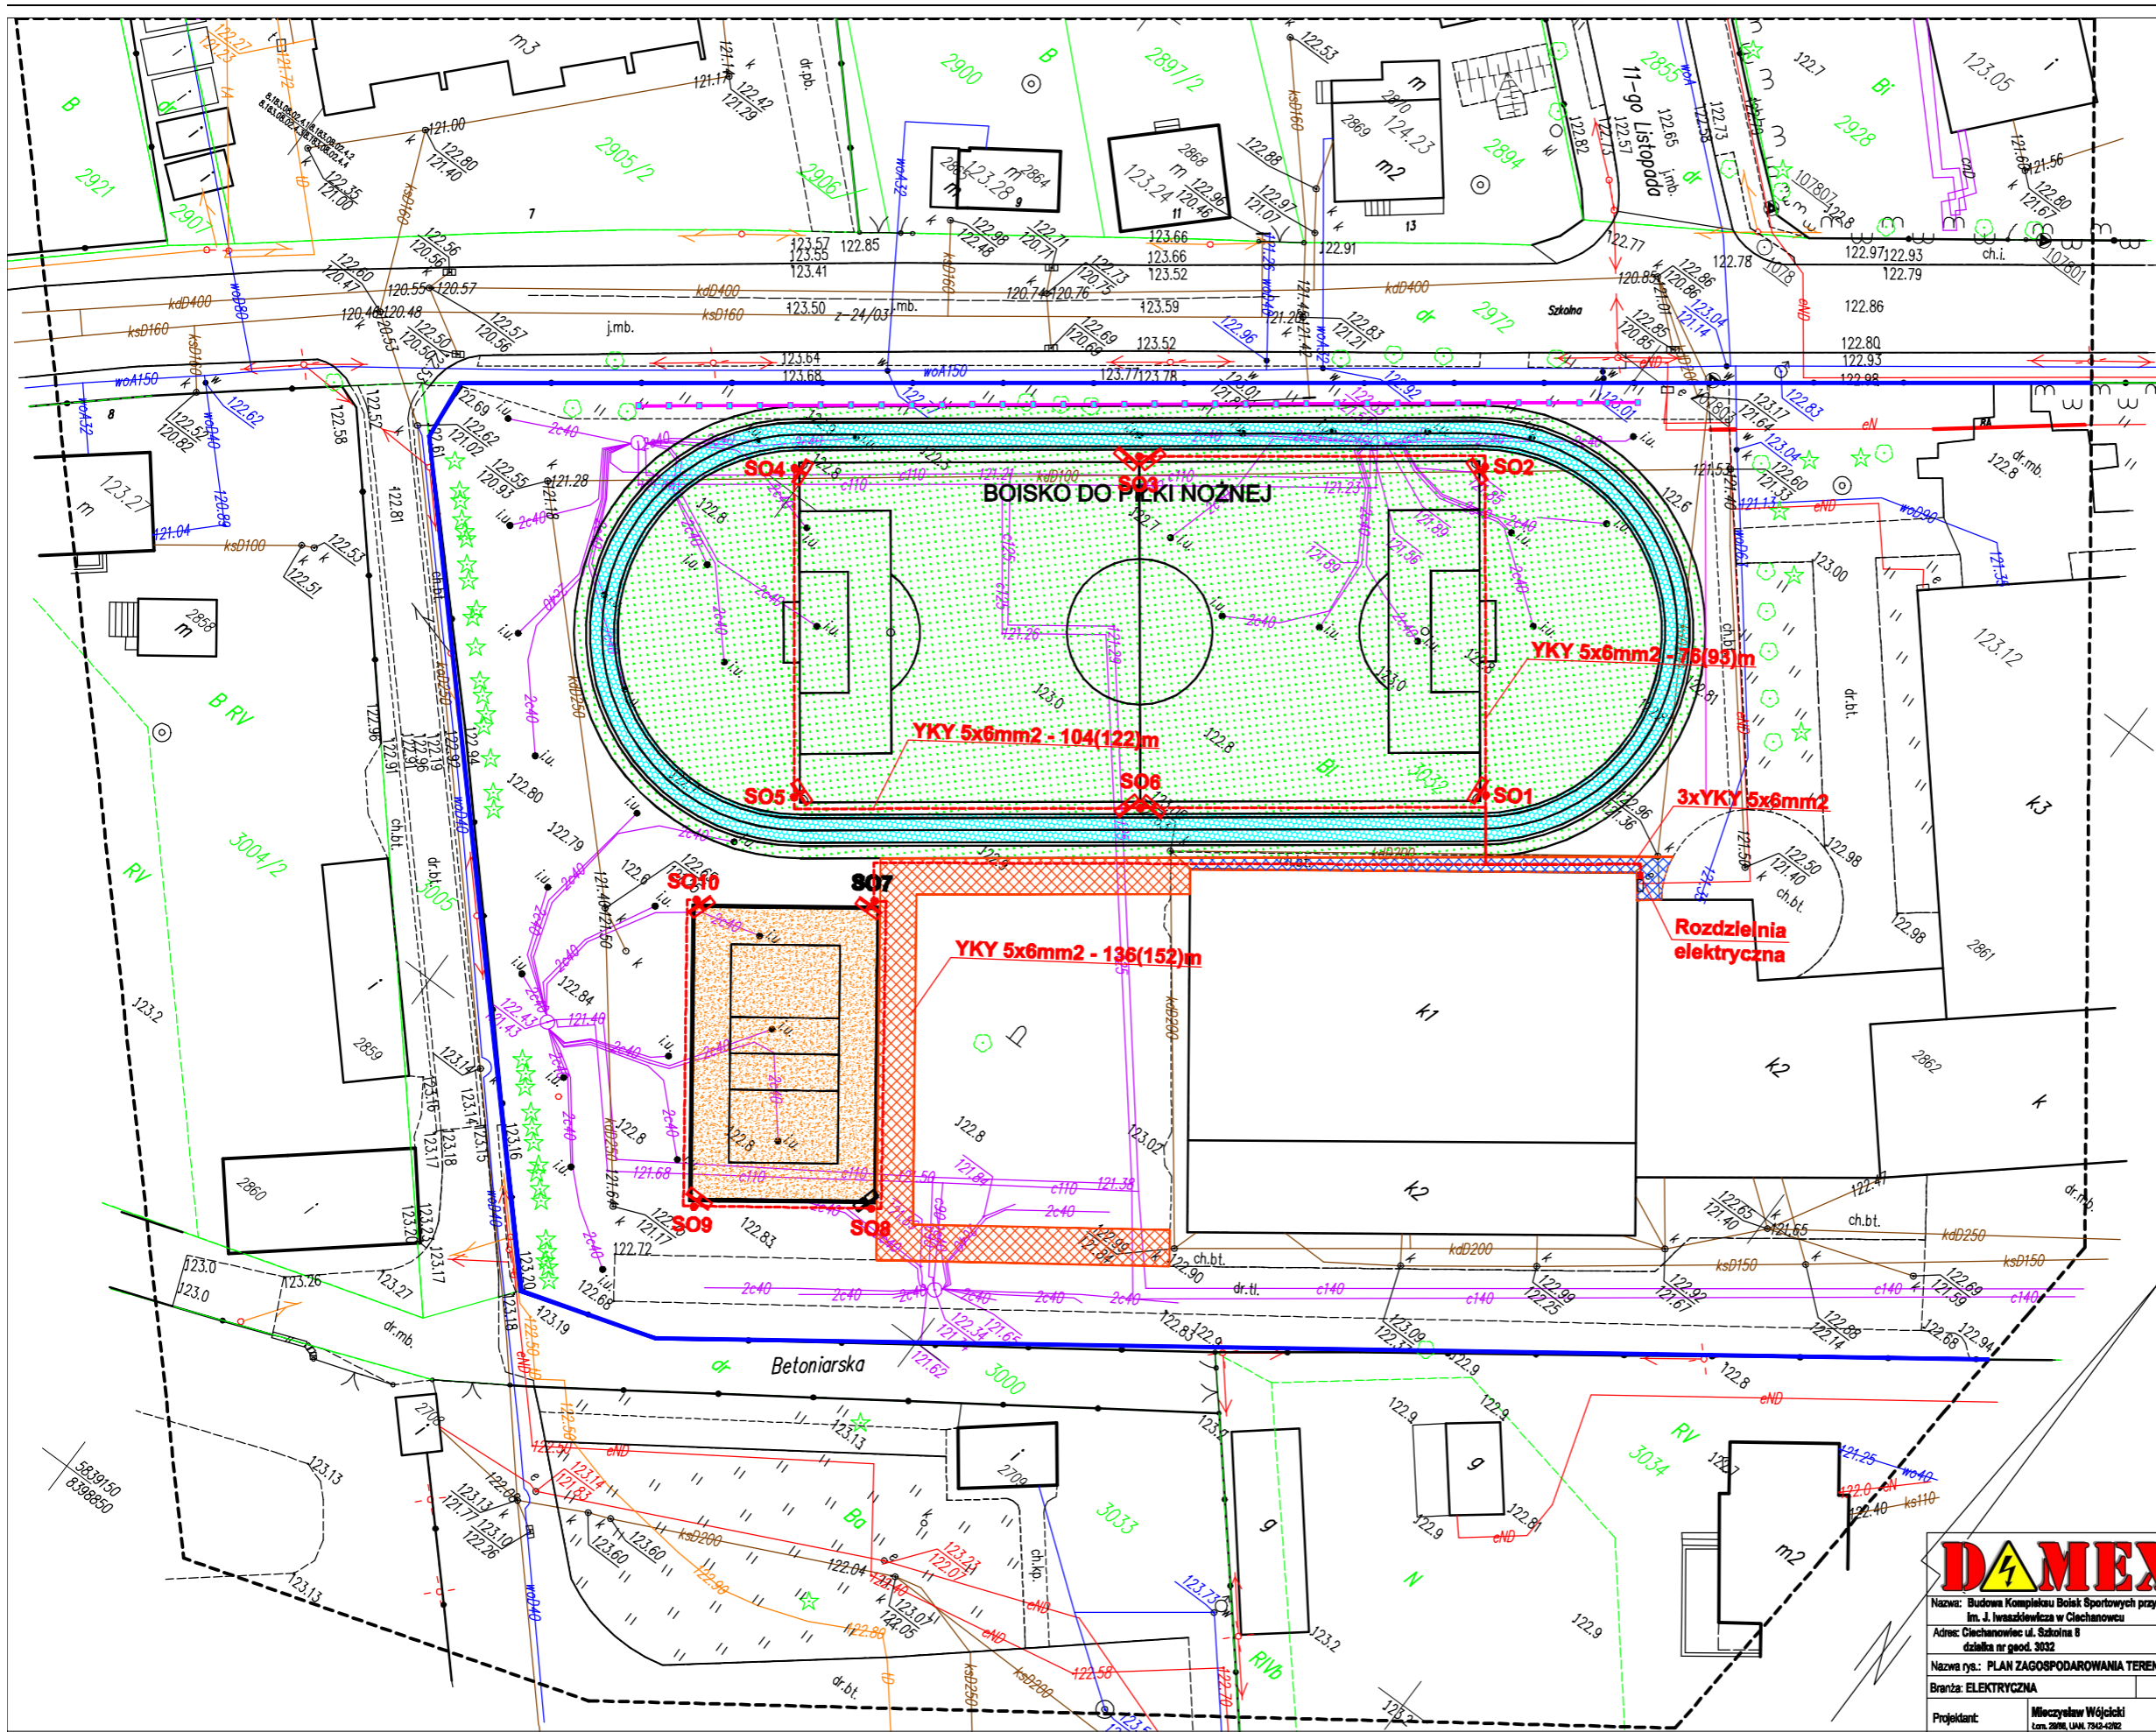

"DAMEX" Damian Wójcicki  
 18-200 Wysokie Mazowieckie, ul. Białostocka 2  
 tel. kom. 602-503-928  
 e-mail: damexdw@o2.pl, www.damex-instalacja.pl

Nazwa: Budowa Kompleksu Boisk Sportowych przy Zespole Szkół Ogólnokształcących i Zawodowych im. J. Iwaszkiewicza w Ciechanowcu			
Adres: Ciechanowiec ul. Szkołna 8 działka nr geod. 3032			
Nazwa rys.: PLAN ZAGOSPODAROWANIA TERENU			
Brzanka: ELEKTRYCZNA	Skala: 1:50	Rys. nr. 1	Data: 12.2015
Projektant:	Mieczysław Wójcicki Lata. 2898, UAM. 7942-0282		