


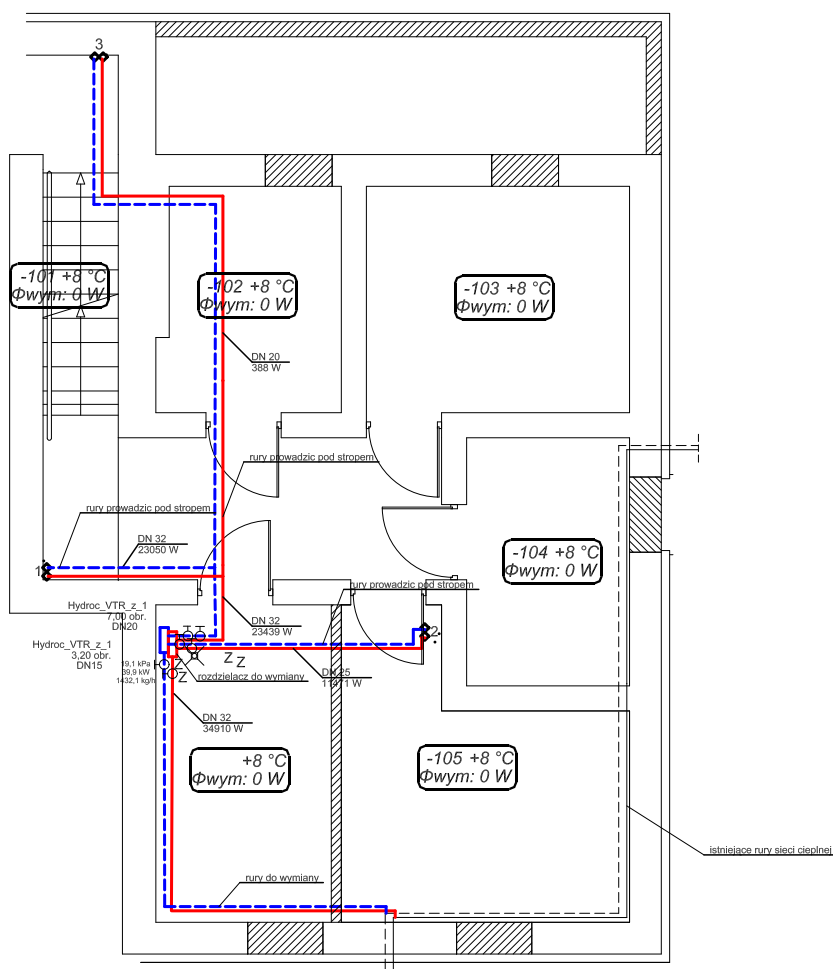

# Rzut piwnicy skala 1:50



OBIEKT ADRES	Projekt instalacji C.O. ul. Mickiewicza 1; 18-200 Wysokie Mazowieckie	
PRZEDMIOT I SKALA RYSUNKU	Rzut piwnicy skala 1:50	RYS. Nr. <b>S1</b>
PROJEKTANT upr.bud./spec.	mgr inż. Świaniewicz Zbigniew	
DATA	BI-83/02, 03.04.2012	