


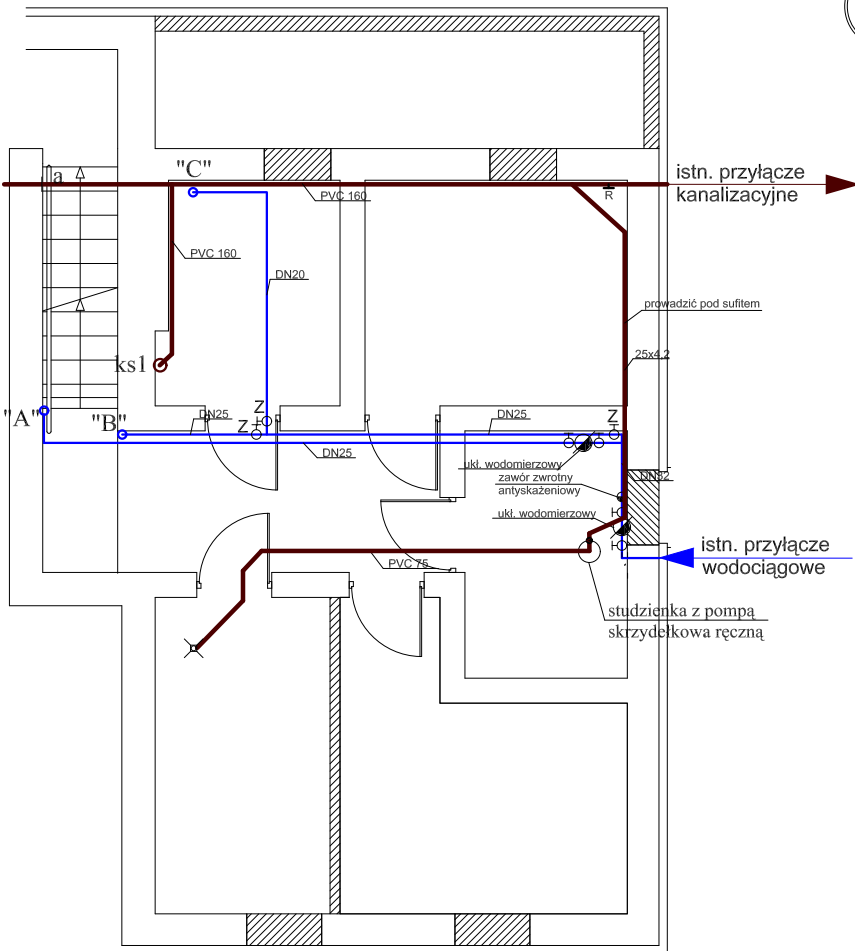

Rzut piwnicy skala 1:50



OBIĘKT ADRES	Projekt instalacji wod-kan. ul. Mickiewicza 1; 18-200 Wysokie Mazowieckie	
PRZEDMIOT I SKALA RYSUNKU	Rzut piwnicy skala 1:50	RYS. Nr. S4
PROJEKTANT upr.bud./spec.	mgr inż. Świaniewicz Zbigniew	
DATA 03.04.2012	B1-83/02,	