


# Rzut I piętro skala 1:50

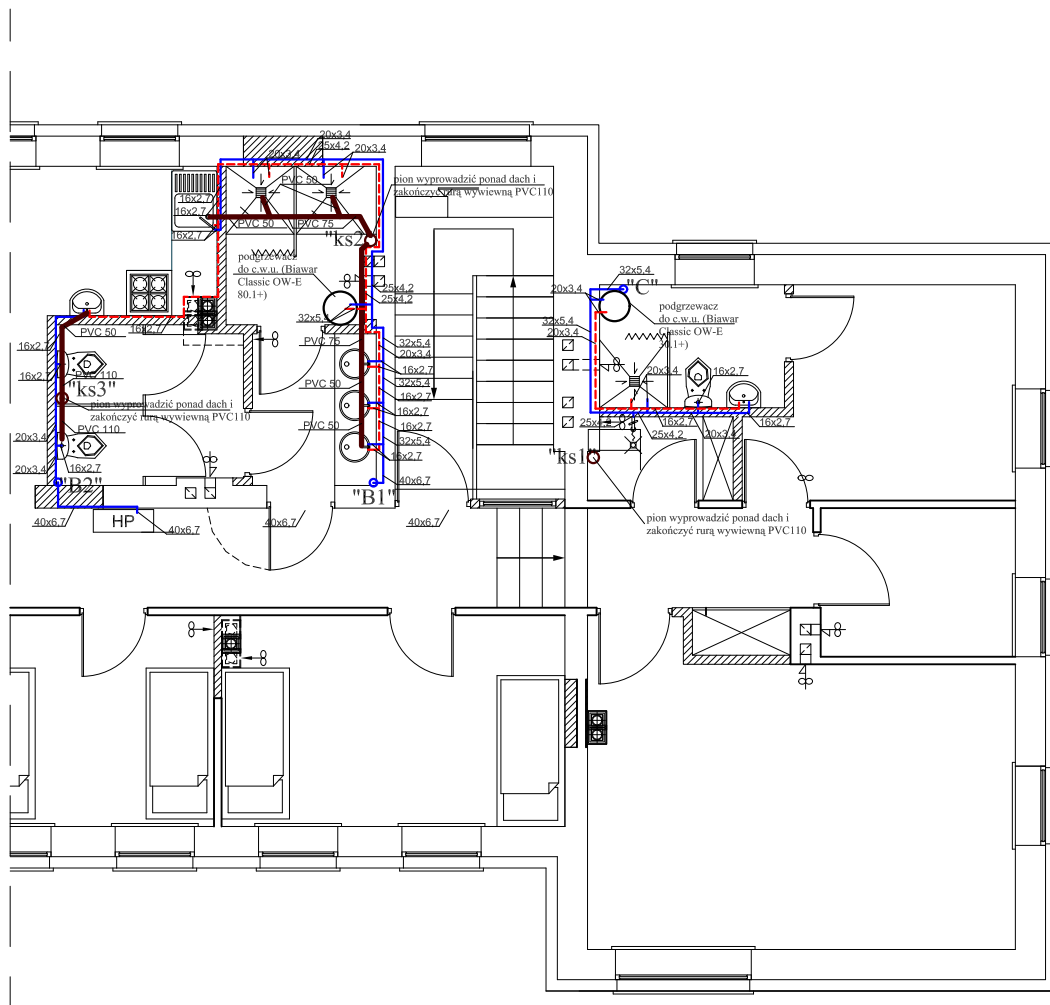

OBIEKT ADRES	Projekt instalacji wod-kan. ul. Mickiewicza 1; 18-200 Wysokie Mazowieckie	
PRZEDMIOT I SKALA RYSUNKU	Rzut I piętro skala 1:50	RYS. Nr. <b>S6</b>
PROJEKTANT upr.bud./spec. DATA 03.04.2012	mgr inż. Świaniewicz Zbigniew B1-83/02,	