


# Rzut parteru skala 1:50

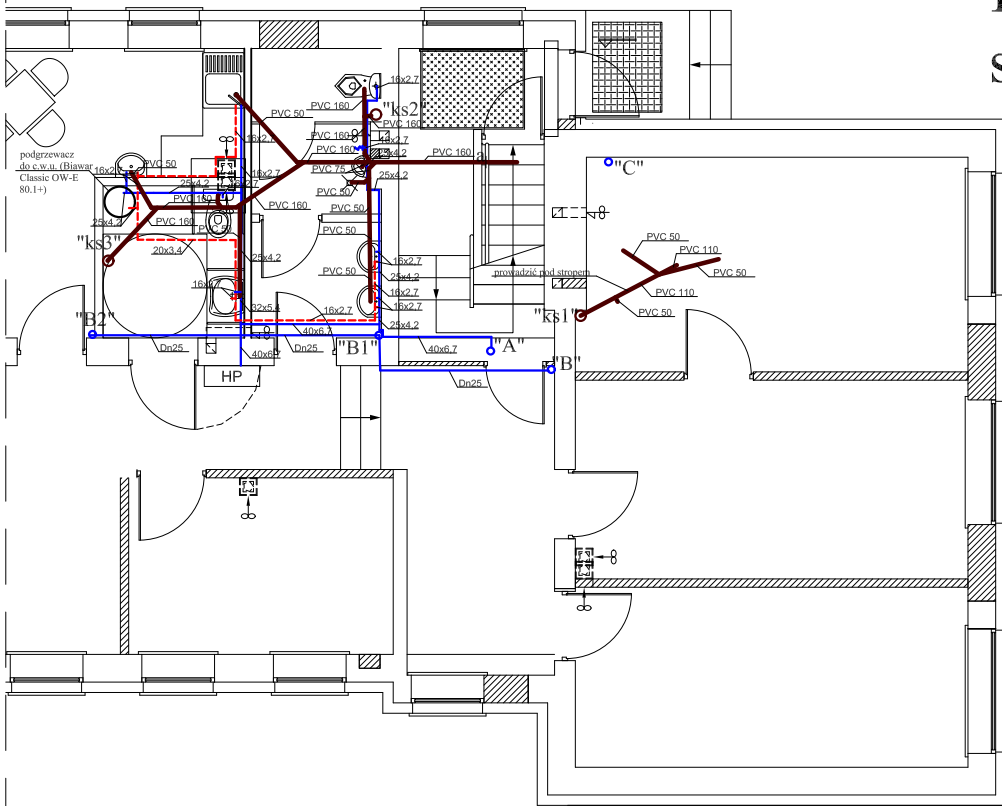

OBIEKT ADRES	Projekt instalacji wod-kan ul. Mickiewicza 1; 18-200 Wysokie Mazowieckie	
PRZEDMIOT I SKALA RYSUNKU	Rzut parteru skala 1:50	RYS. Nr. <b>S5</b>
PROJEKTANT upr.bud./spec. DATA	mgr inż. Świaniewicz Zbigniew BI-83/02, 03.04.2012	